
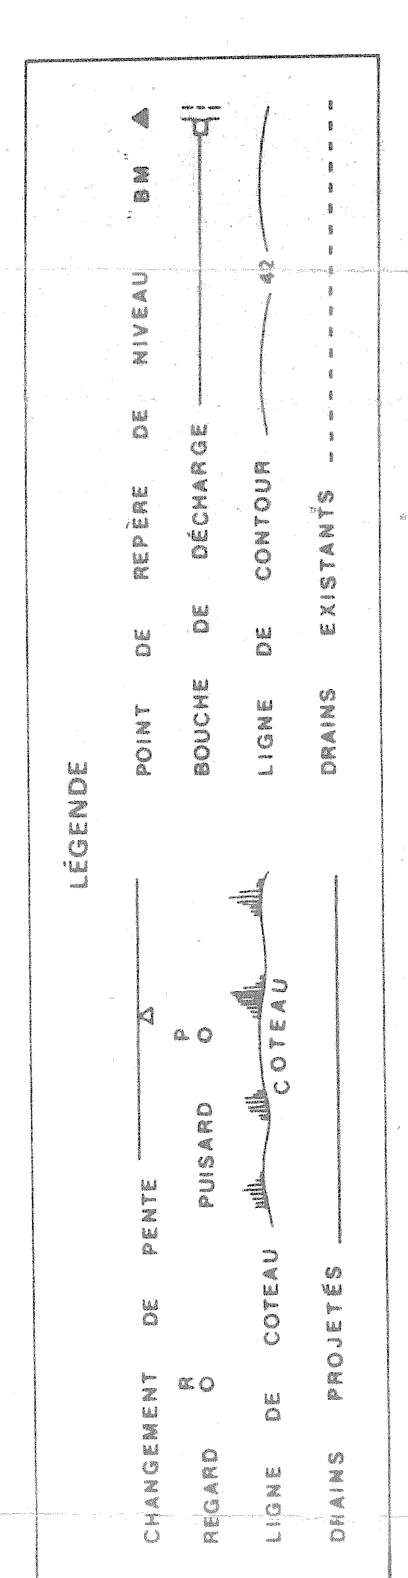
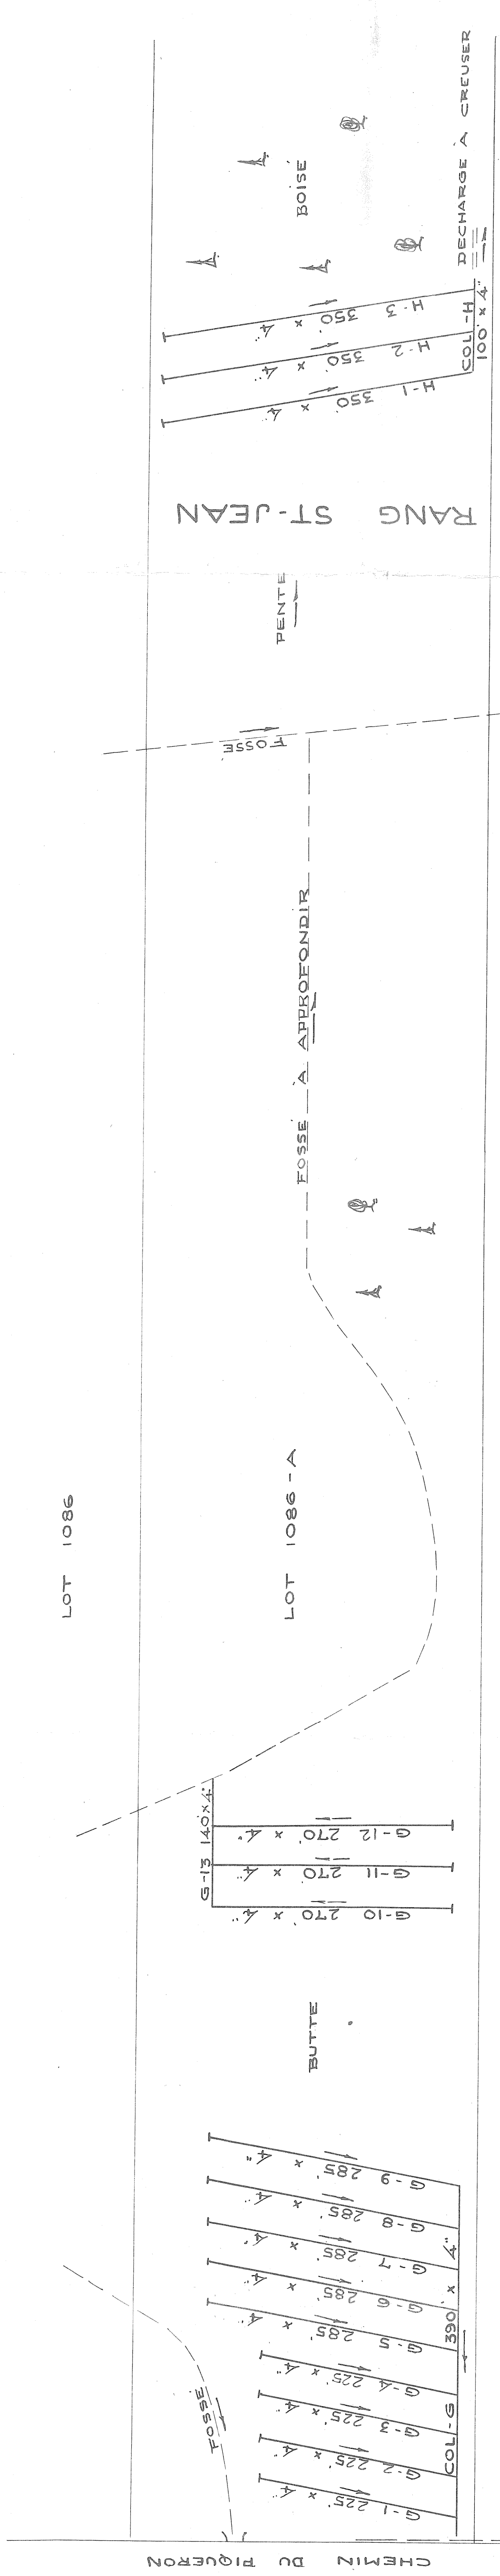


Drainage plan 1973.
Cote - 2476.4
E1 - 2586.4
E3 - 3614.4
E4 - 2388.4
E9 - 373
4684

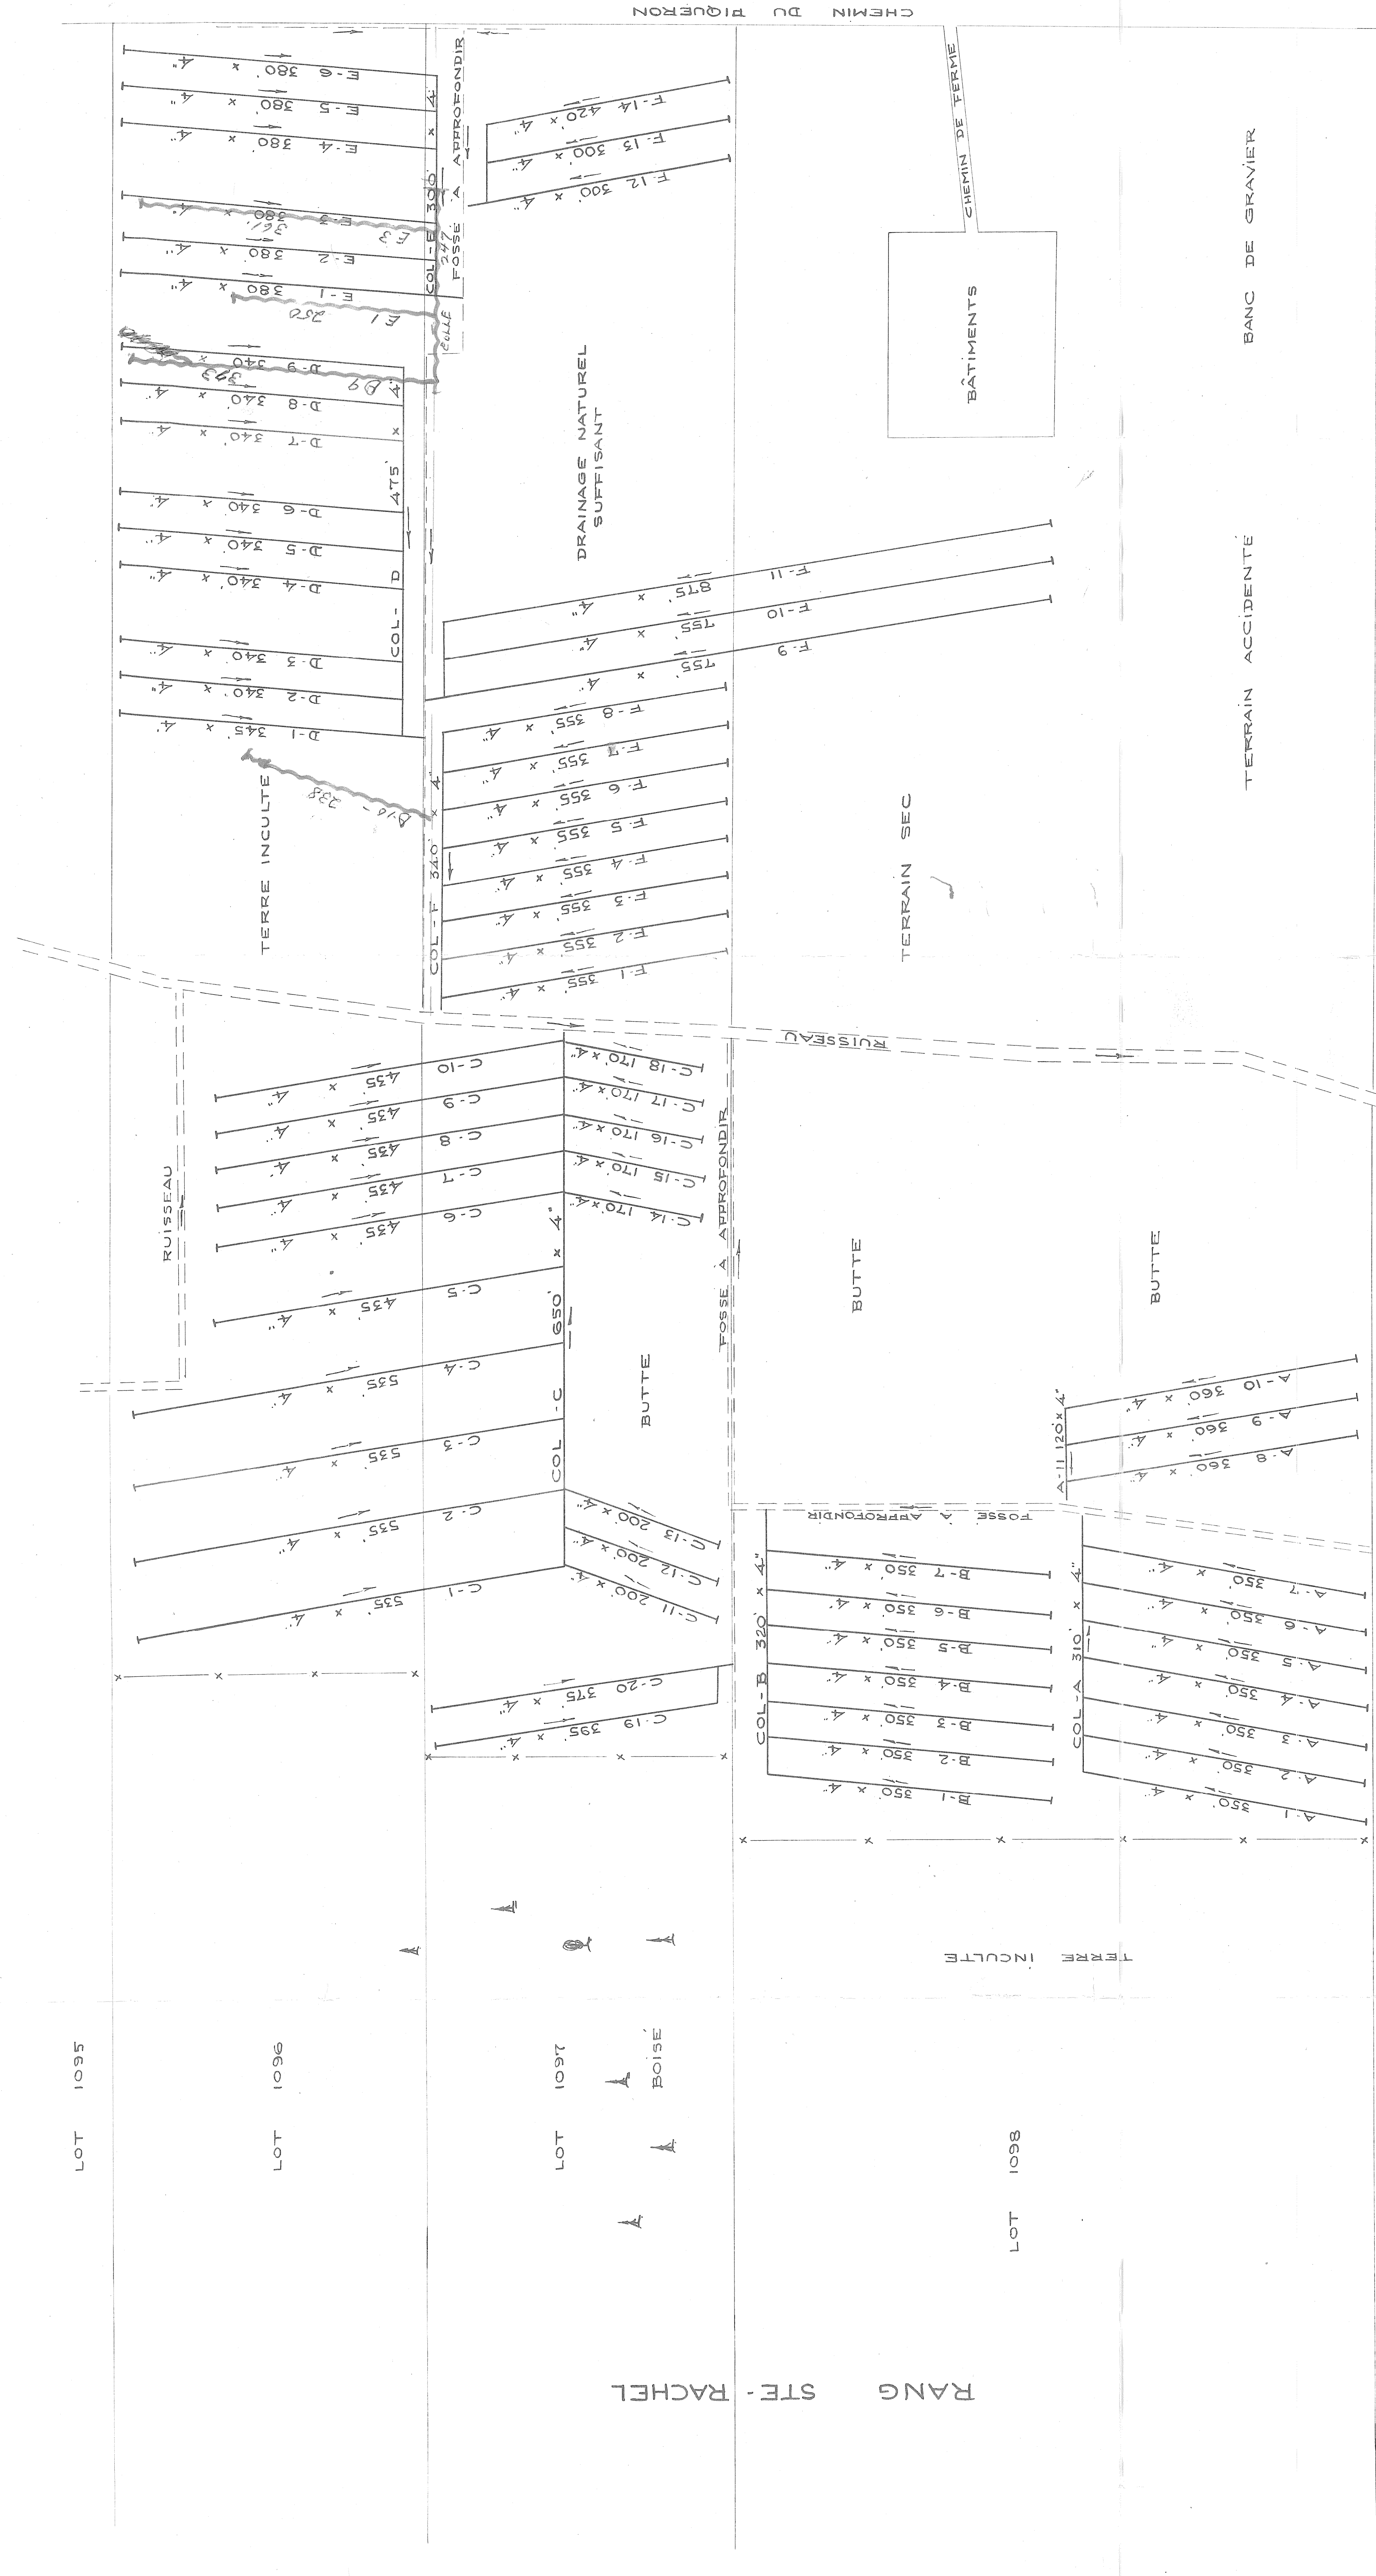

ÉCHELLE 1" = 100'-0"

HYDRAULIQUE
AGRICOLE

Ministère de l'AGRICULTURE
et de la COLONISATION

CLAUDE ARIUS-TURMEL

DRAINAGE SOUTERRAIN

MUNICIPALITÉ DE LA PAROISSE DE SAINTS-ANGÈS

COMITÉ DE BEAUCÉ

DISTRICT ÉLECTORAL DE BEAUCÉ

RELÈVÉ PAR J. L. MARTINEAU

TRACÉ PAR G. LAFLAMME

PLAN No S-8598

FEUILLE 1 DE 1

APPROUVÉ PAR

CHÉF DU DISTRICT No 2

QUEBEC

11 MARS 1971

DÉSIGNATION	DRAINS REQUIS				DRAINS INSTALLÉS			
	DIAMÈTRE EN POUCES				DIAMÈTRE EN POUCES			
COLLECTEUR A	8	6	4		8	6	4	
COLLECTEUR B				3 3/4				4
COLLECTEUR C				2 7/8				
COLLECTEUR D				7 1/8				
COLLECTEUR E				35 3/5				
COLLECTEUR F				25 8/10				
COLLECTEUR G				65 8/5				
COLLECTEUR H				36 5/5				
TOTAL				1150				
GRAND TOTAL				31,430				

PROFONDEUR MINIMUM DES DRAINS 30"
DEMANDE DU 26 MAI 1970

26010 TURMEL CLAUDE